




年度 H 23	設計年月日	工事名	発注部署	図面名称 周辺配電線路図	縮尺 図面に記載	建築士法第20条第1項の規定による表示	No.
------------	-------	-----	------	-----------------	-------------	---------------------	-----

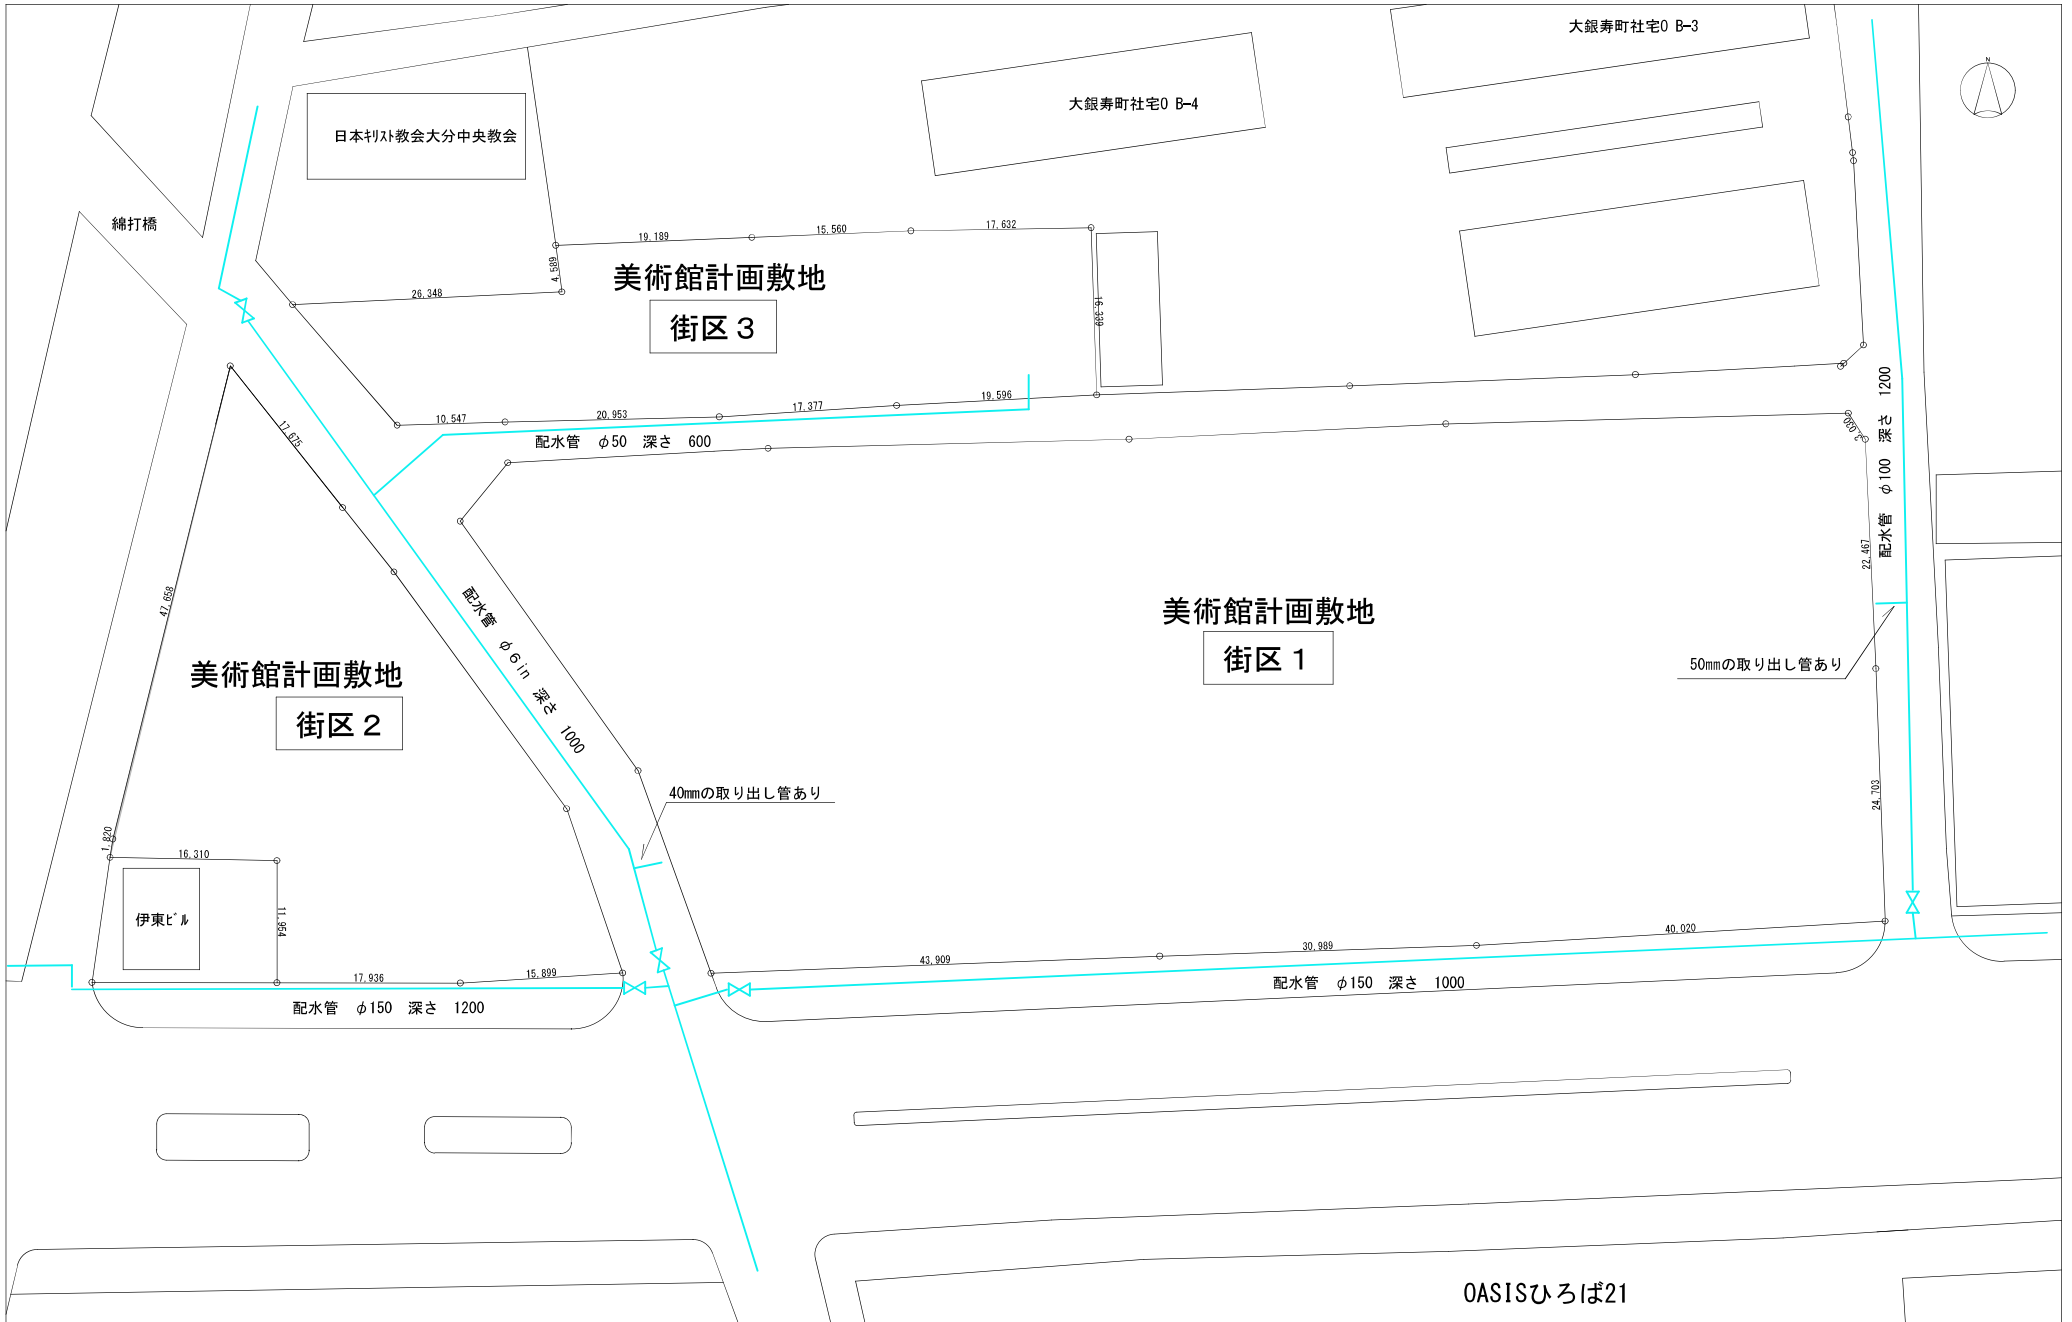

年度 H 23	設計年月日	工事名	発注部署	図面名称 配水管 平面図	縮尺	建築士法第20条第1項の規定による表示	No.
------------	-------	-----	------	-----------------	----	---------------------	-----

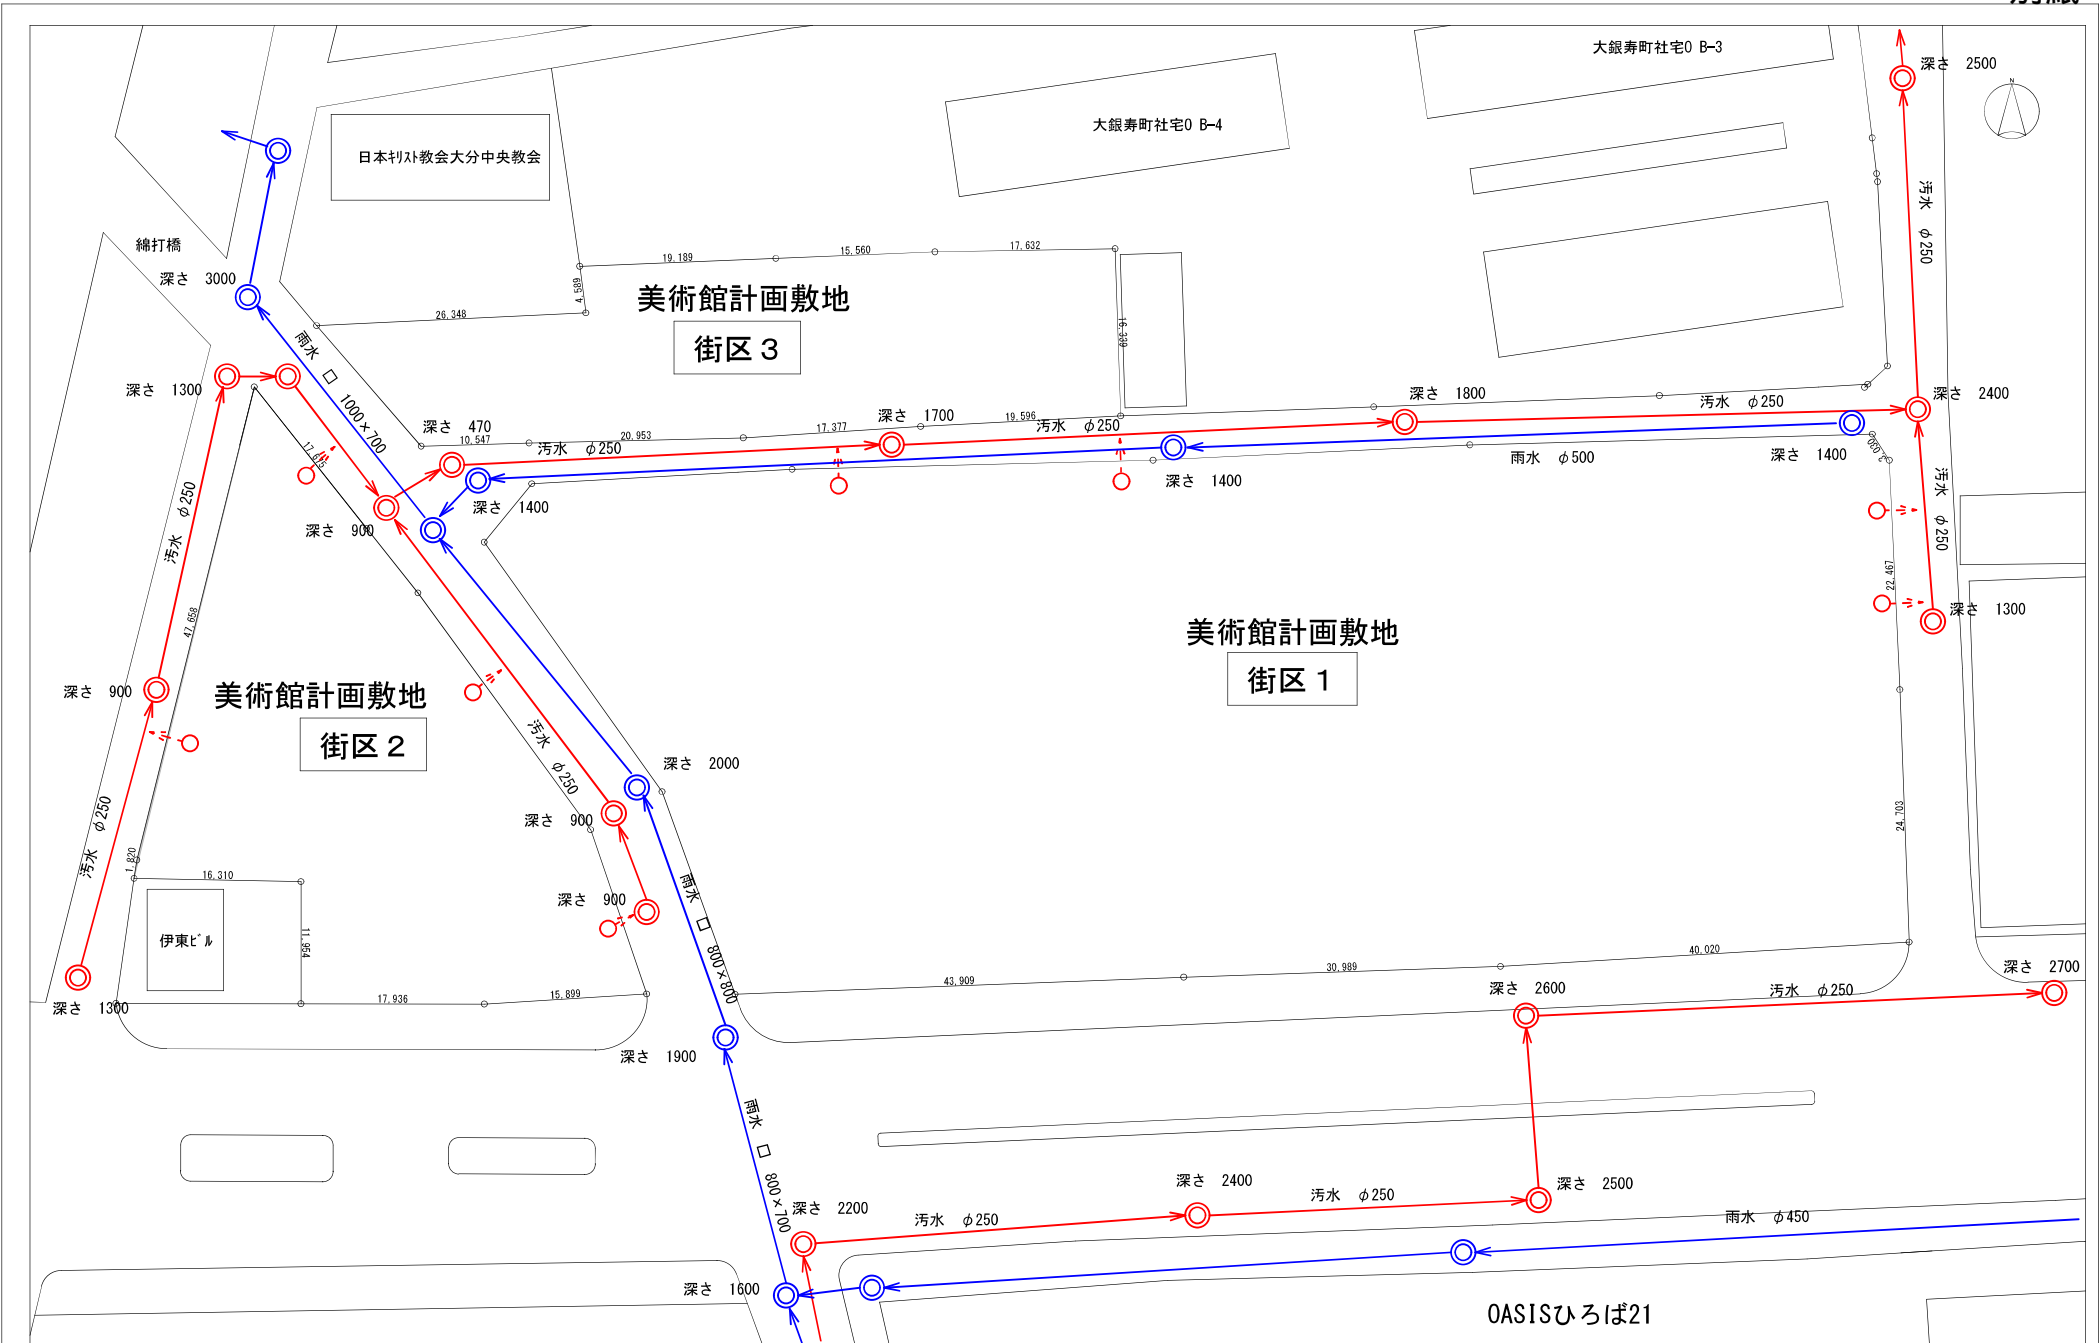

年度 H 23	設計年月日	工事名	発注部署	図面名称 下水道平面図	縮尺	建築士法第20条第1項の規定による表示	No.
------------	-------	-----	------	----------------	----	---------------------	-----

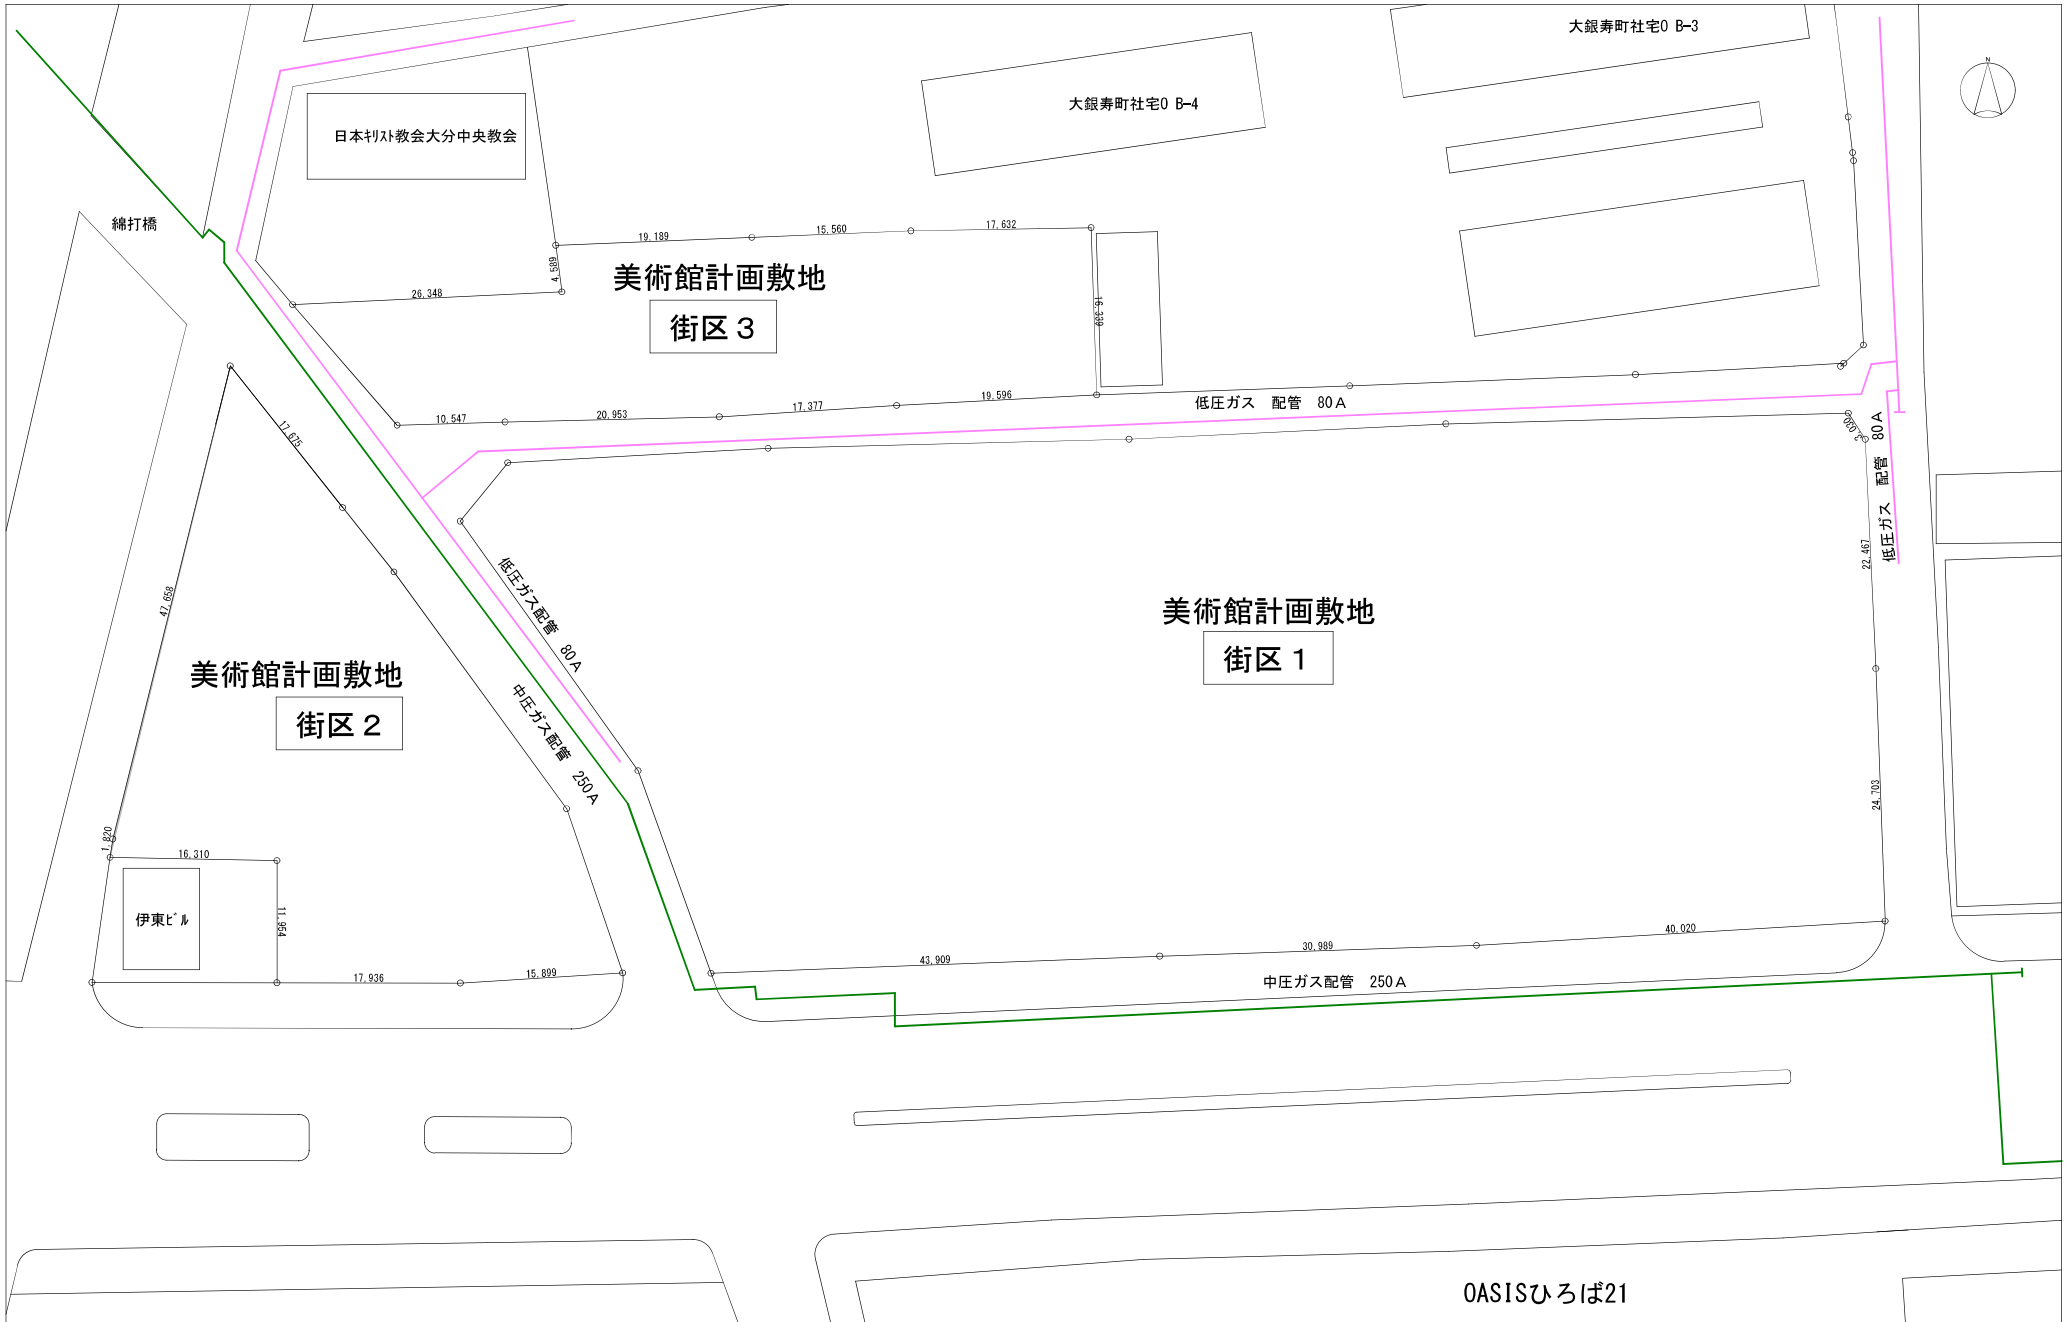

年度 H 23	設計年月日	工事名	発注部署	図面名称 都市ガス配管 平面図	縮尺	建築士法第20条第1項の規定による表示	No.
------------	-------	-----	------	--------------------	----	---------------------	-----